

REGIONE PIEMONTE
COMUNE DI VISTRORIO
Città Metropolitana di Torino



PROPRIETA': Comune di Vistrorio
Piazza C. B. Conte di Cavour, 1
10080 Vistrorio (TO)


PROGETTO: Impianto elettrico e
Impianto idrico e di riscaldamento

SCALA: 1 : 50

DATA: Agosto 2021

PROGETTISTA: arch. PIER GIANNI BROGLIA
via Provinciale 39/A - 10010 Quagliuzzo (TO)
Tel / Fax 0125 76226
email - piergiannibrogia@gmail.com

COLLABORATORI: arch. MONICA GRAZIANO
arch. IVAN BORGHESI
ing. MARIA URZIA

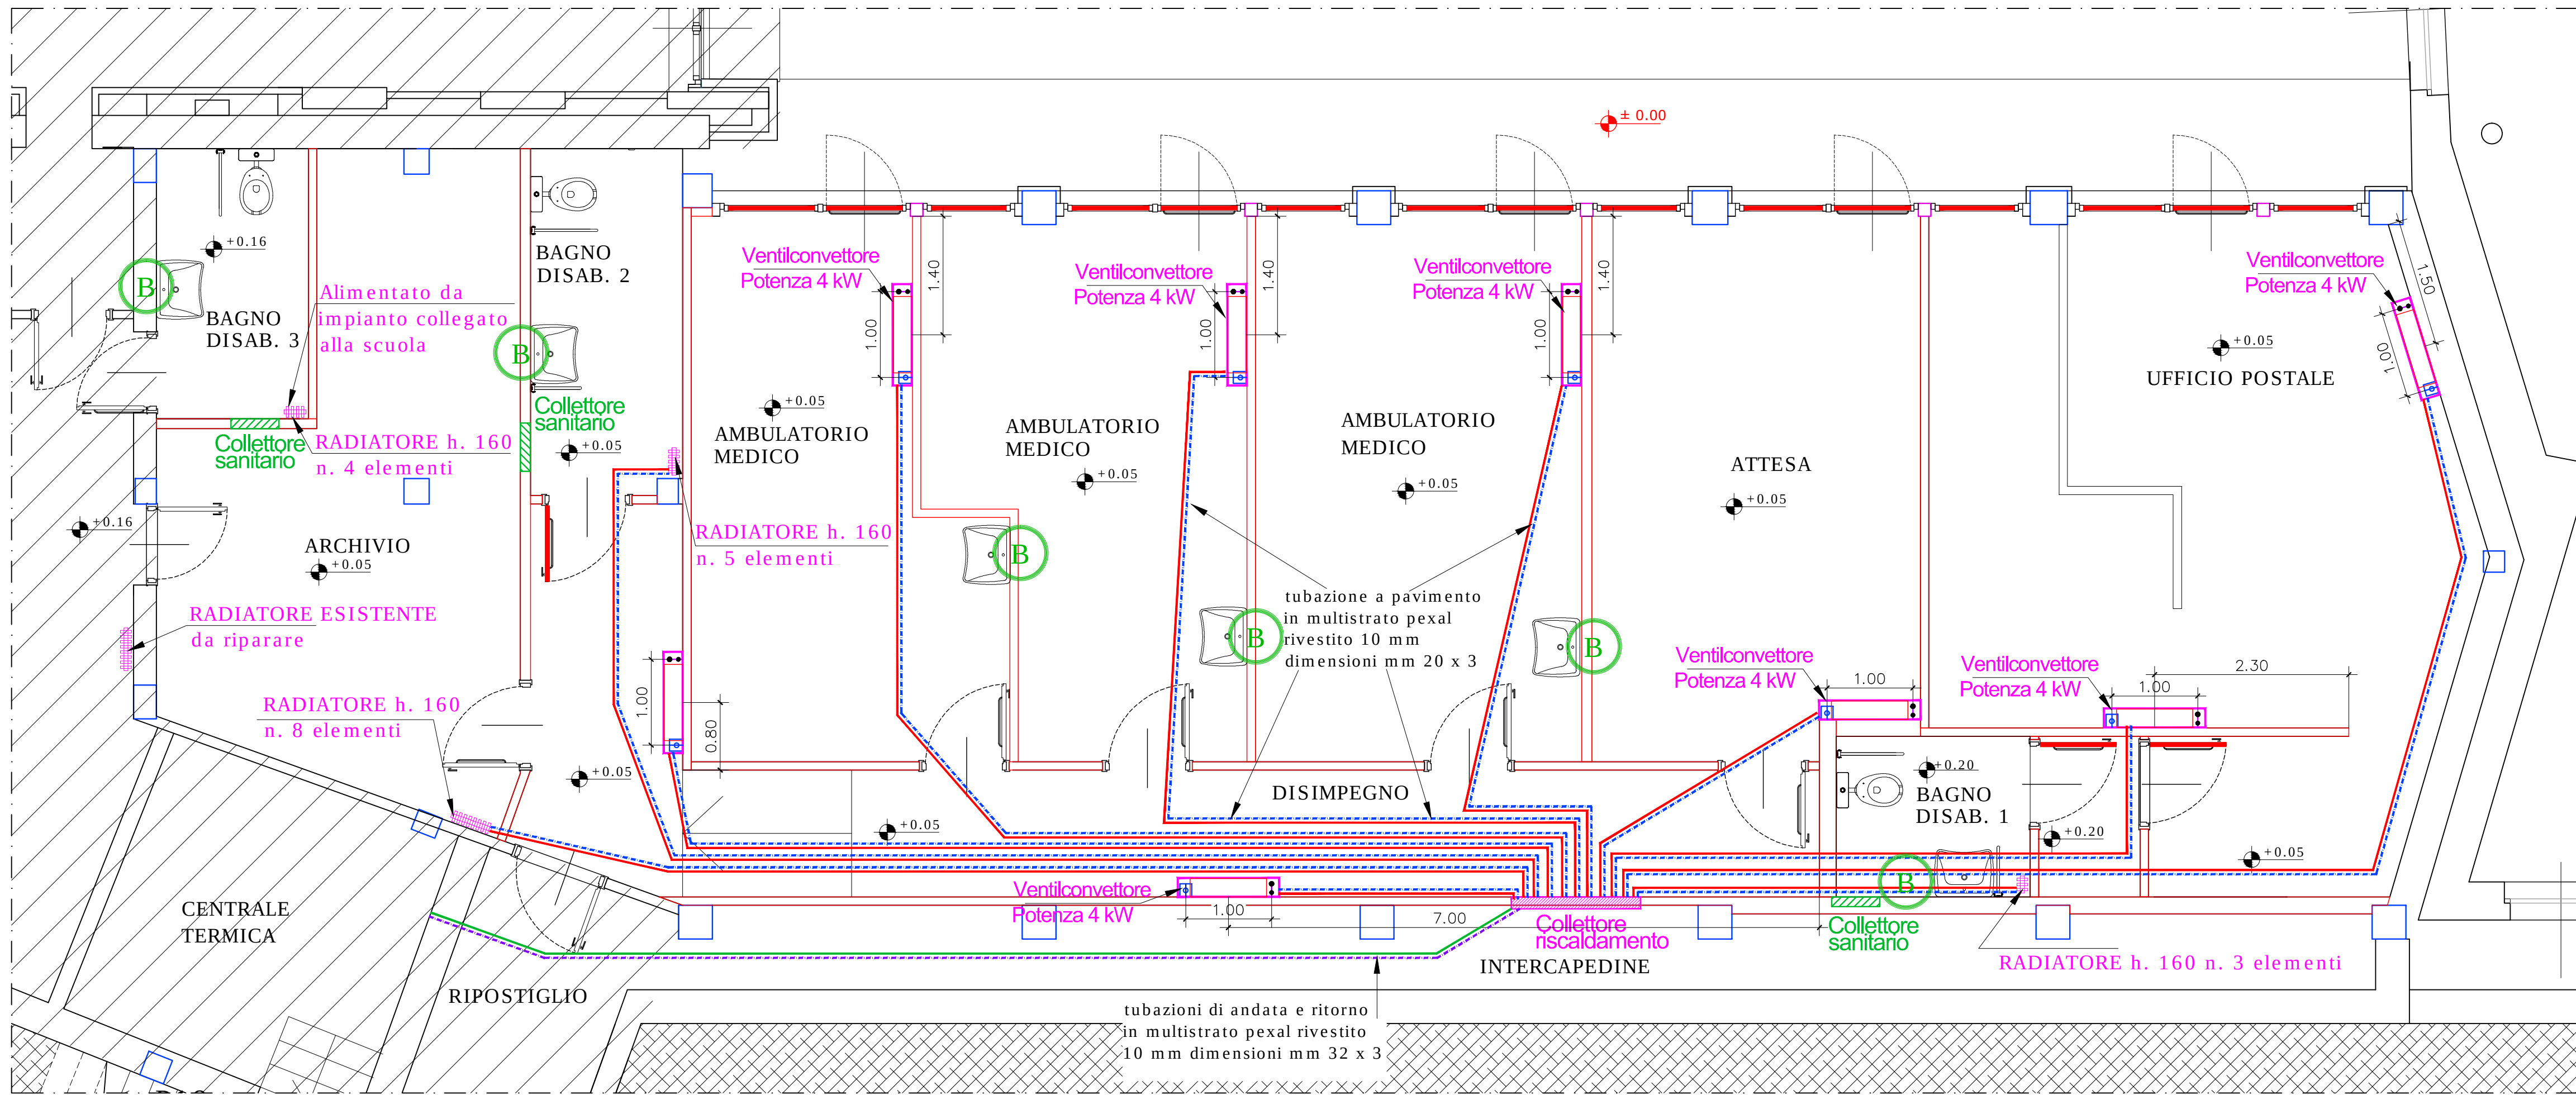

PIANTA PIANO TERRA: IMPIANTO IDRICO SANITARIO E DI RISCALDAMENTO
Scala 1:50

IMPIANTO IDRICO SANITARIO E DI RISCALDAMENTO

LEGENDA IMPIANTO RISCALDAMENTO	
	Tubazione riscaldamento di andata tubi multistrato pexal rivestito 10 mm dimensioni mm 32 x 3
	Tubazione riscaldamento di ritorno tubi multistrato pexal rivestito 10 mm dimensioni mm 32 x 3
	Tubazione riscaldamento di andata tubi multistrato pexal rivestito 10 mm dimensioni mm 20 x 3
	Tubazione riscaldamento di ritorno tubi multistrato pexal rivestito 10 mm dimensioni mm 20 x 3
	Collettore riscaldamento
	Collettore sanitario
	Ventilconvettore nuovo in progetto

IMPIANTO ELETTRICO



LEGENDA IMPIANTO ELETTRICO	Quantità
Quadro Generale (QGP= Poste) (QGA= Ambulatori)	2
Quadro elettrico (QE1= Ambulatori, disimpegno e Poste)	5
Quadro elettrico (QE2= Attesa)	1
Messa a terra	6
Cassette di derivazione	8
Torretta bifacciale (2shuko+2bipasso+1rj45+1rj11)	3
Interruttore comando luci	16
Presa schuko 2P+T 16A 220 Volt - 2M	9

LEGENDA IMPIANTO ELETTRICO	Quantità
Presa comandata spegnimento boiler elettrico	6
Presa RJ11 - telefono	3
Presa RJ45 - internet	3
Copri foro	49
Cronometro di regolazione nuovo	6
Applique a muro 100 W IP55/65 da esterno	4
Illuminazione incassata nel controsoffitto	46
Corpo illum. di emergenza 2x8 W IP65	9


Q.G.A. (Ambulatorio) n. 1
Q.G.P. (Ufficio Postale) n. 1
Dettaglio quadri:
Differenziale Magnetotermico 32A
Differenziale Magnetotermico C40 prese
Differenziale Magnetotermico C40 luci

Q.E.1 (Ambulatorio e poste)
Dettaglio quadri:
Magnetotermico C10 luci
Magnetotermico C10 luci di emergenza
Magnetotermico C16 prese
Magnetotermico C16 ventilconvettori
Magnetotermico C16 boiler

Q.E.2 (Attesa)
Dettaglio quadri:
Magnetotermico C10 luci
Magnetotermico C10 luci di emergenza
Magnetotermico C16 prese
Magnetotermico C16 ventilconvettori

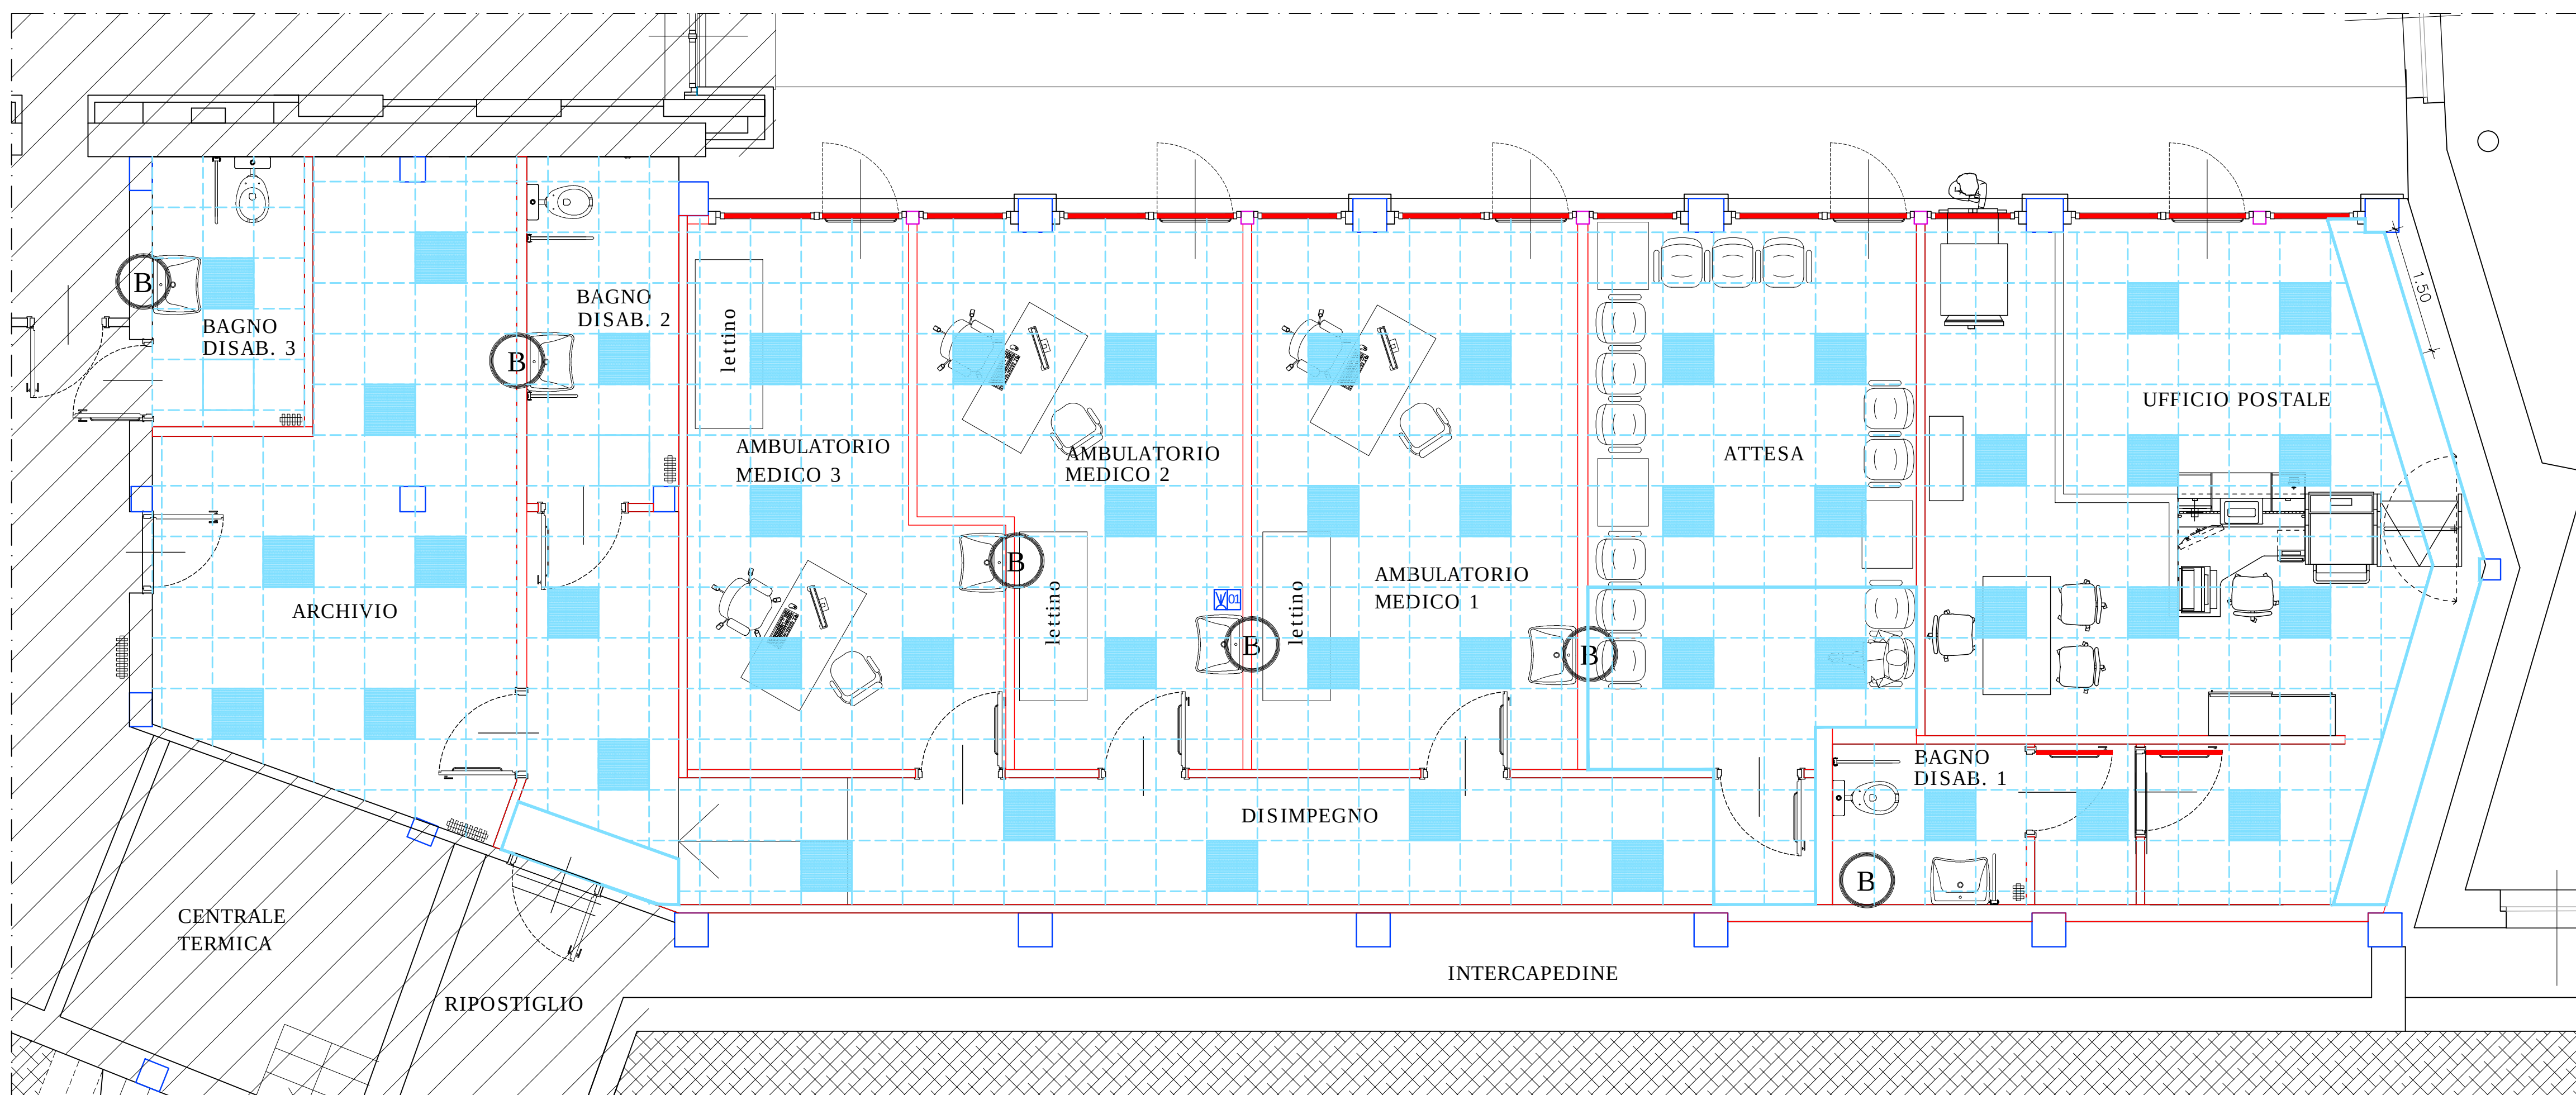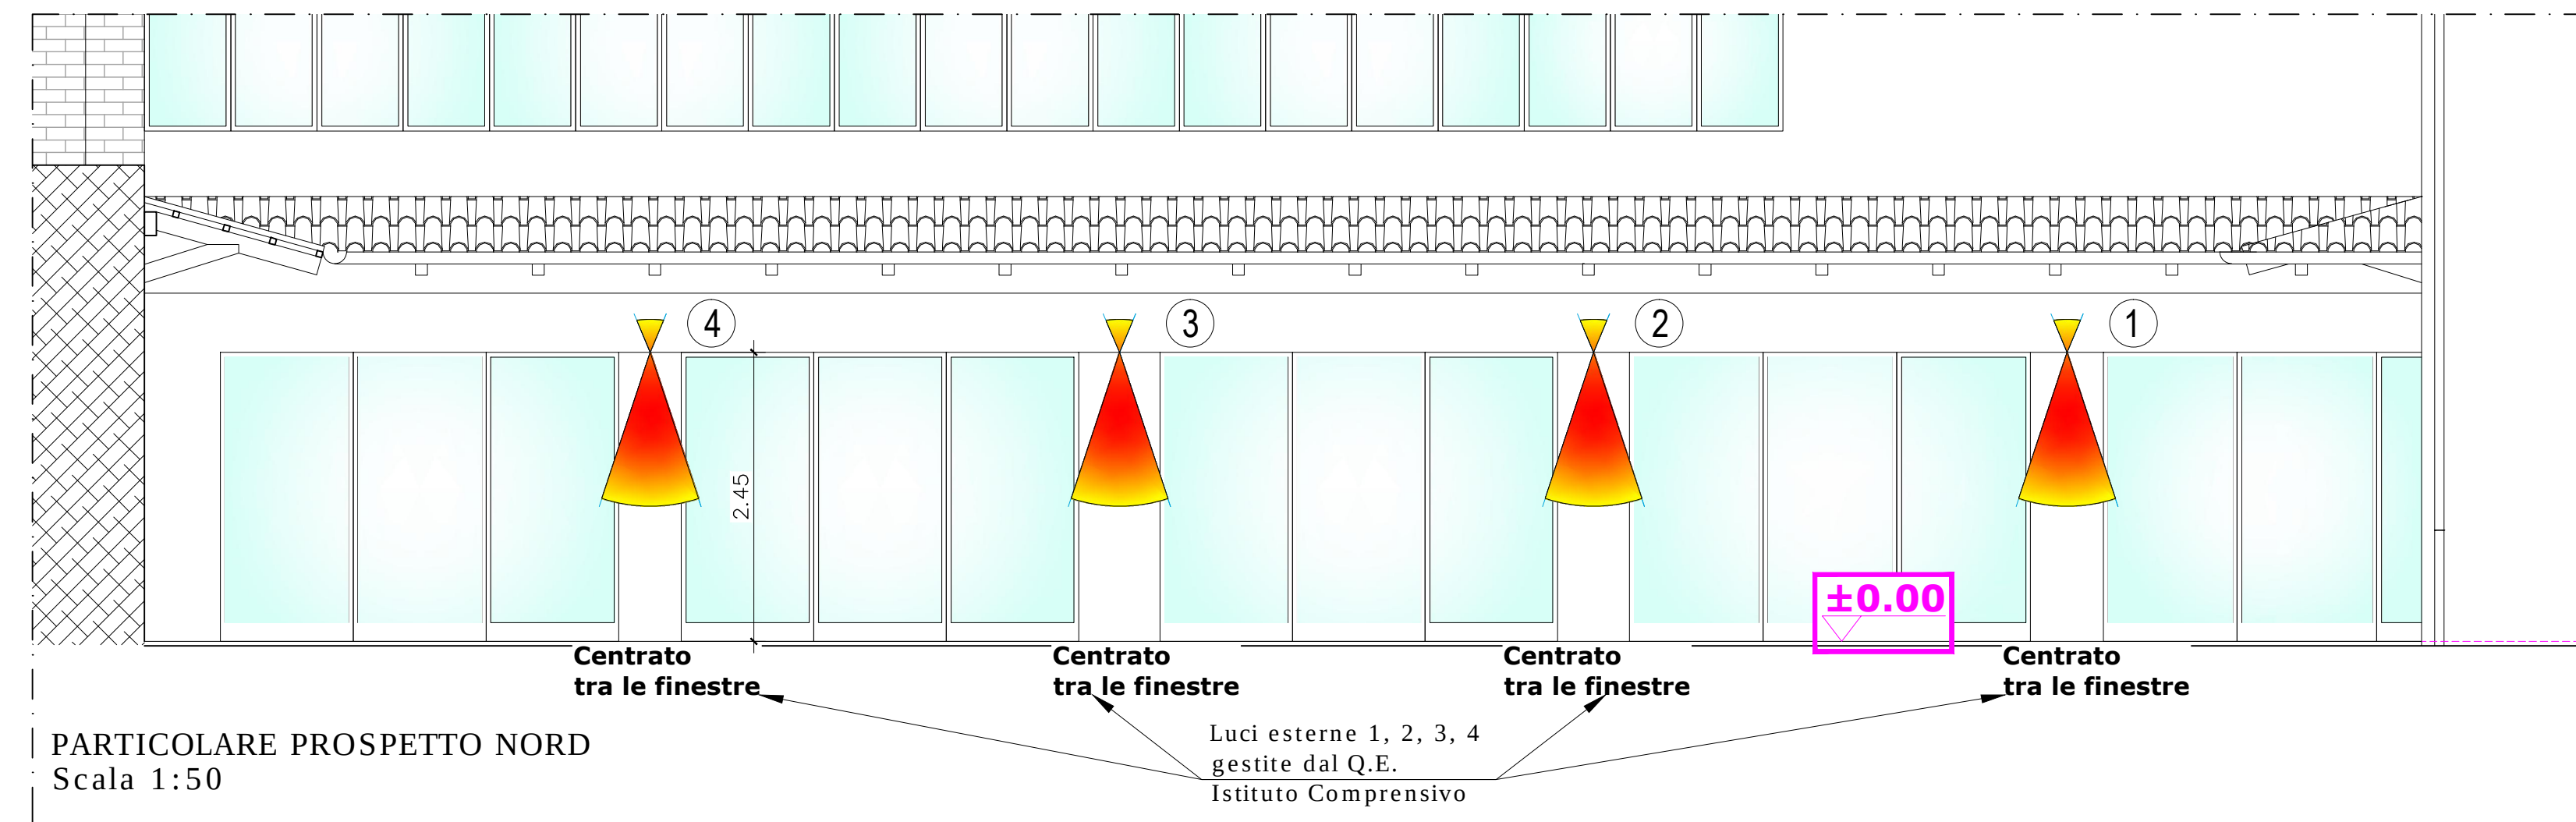

PIANTA PIANO TERRA: IMPIANTO ELETTRICO
Scala 1:50

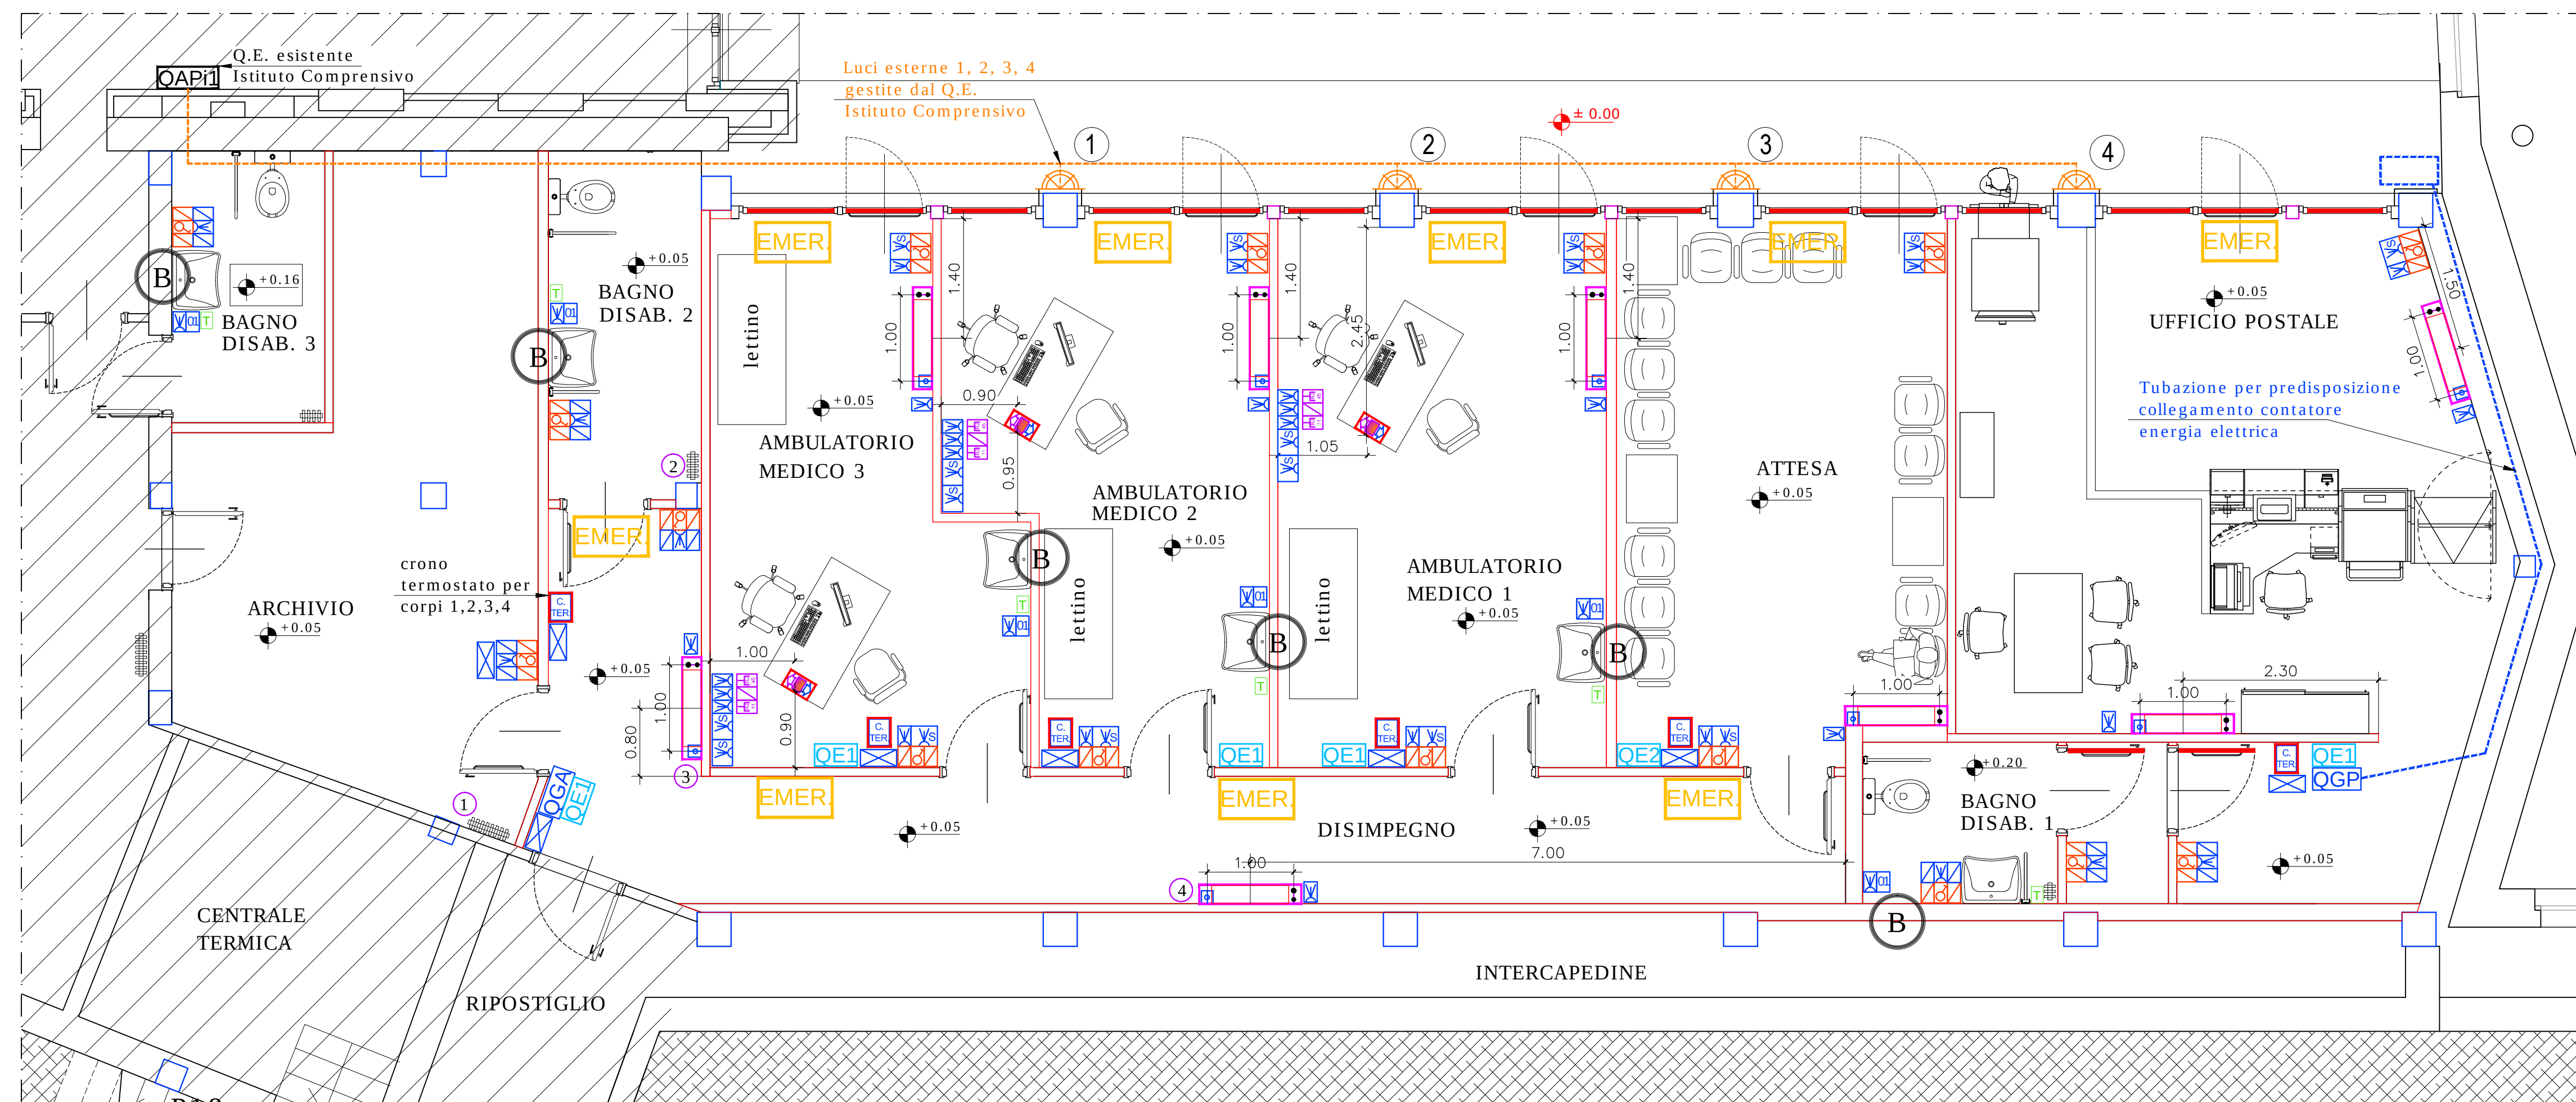

PIANTA PIANO TERRA: IMPIANTO ELETTRICO
Scala 1:50